



ul. Mickiewicza

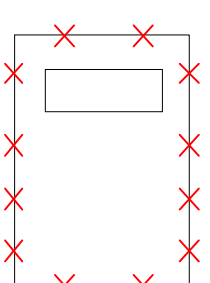

istniejący stojący kocioł Buderus

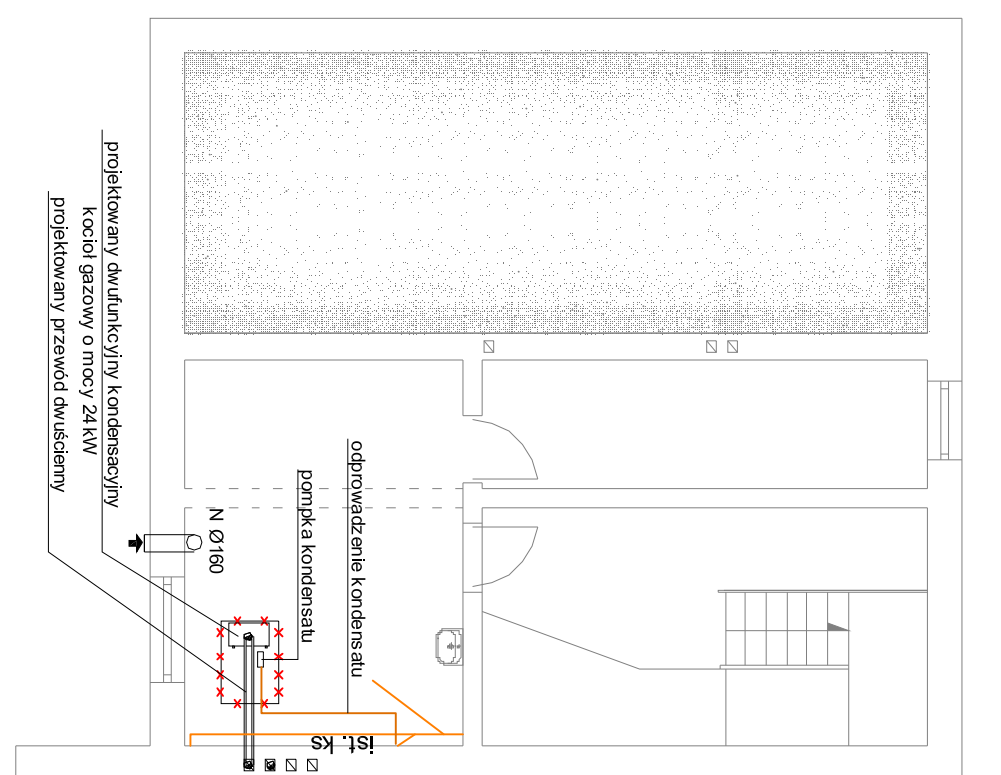

projektowany wiszący dwufunkcyjny
kondensacyjny kocioł gazowy o mocy 24 kW
montowany na stelażu

<p>PREMM Instalacje Sanitarne Rafał Gorecki Lubiłowska 14 83-200 Starogard Gd. 5921901947</p> <p>tel. kom. 607-579-226 Regon: 221566555</p>	
TEMAT:	Wymiana centralnego kotła na kotły gazowe dwufunkcyjne, kondensacyjne w budynku WW w Starogardzie Gdańskim, ul. Tczewska 25
ADRES:	dz. nr 147 obr. 014 83-200 Starogard Gdański
INWESTOR:	Inspekcja Weterynaryjna Wojewódzki Inspektorat Weterynarii ul. Na Stoku 50 80-958 Gdańsk
NAZWA RYS.:	Rzut piwnicy - projektowany kocioł
PROJEKTANT:	mgr.inż. Rafał Gorecki upr. nr POM/0051/PWOS/10 (w branży sanitarnej)
DATA:	30 września 2016r.
	Skala: 1:100
	Rys nr: S-1

ul. Tczewska