
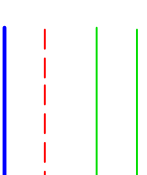


ul. Mickiewicza

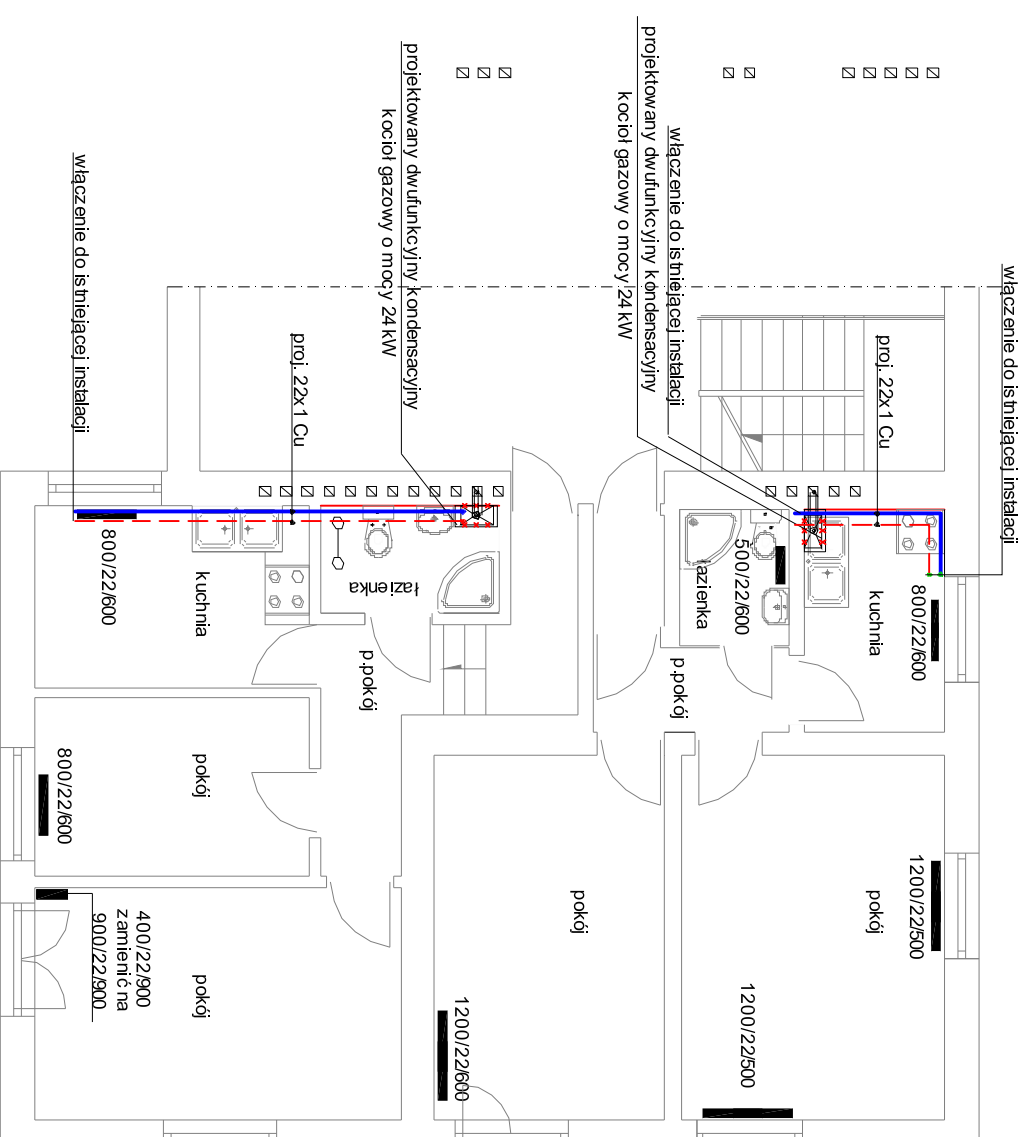

LEGENDA:

istniejąca instalacja c.o. miedziana

projektowana instalacja c.o. miedziana

projektowany dwufunkcyjny kondensacyjny
kocioł gazowy o mocy 24 kW

<p>PREMM Instalacje Sanitarne Rafał Gorecki Lubichowska 14 83-200 Starogard Gd. 592 1901947</p>		<p>tel. kom. 607-579-226 Regon: 221566555</p>	
TEMAT:	Wymiana centralnego kotła na kotły gazowe dwufunkcyjne, kondensacyjne w budynku WIIW w Starogardzie Gdańskim, ul. Tczewska 25		
ADRES:	dz. nr 147 obr. 014 83-200 Starogard Gdański		
INWESTOR:	Inspekcja Weterynaryjna Wojewódzki Inspektorat Weterynarii ul. Na Stoku 50 80-958 Gdańsk		
NAZWA RYS.:	Rzut piętra - modernizacja inst. c.o.		
PROJEKTANT:	mgr.inż. Rafał Gorecki upr. nr POM/0051/PWOS/10 (w branży sanitarnej)		Podpis:
DATA:	30 września 2016r.		Skala: 1:100 Rys nr: S-6

ul. Tczewska