


# ul. Mickiewicza

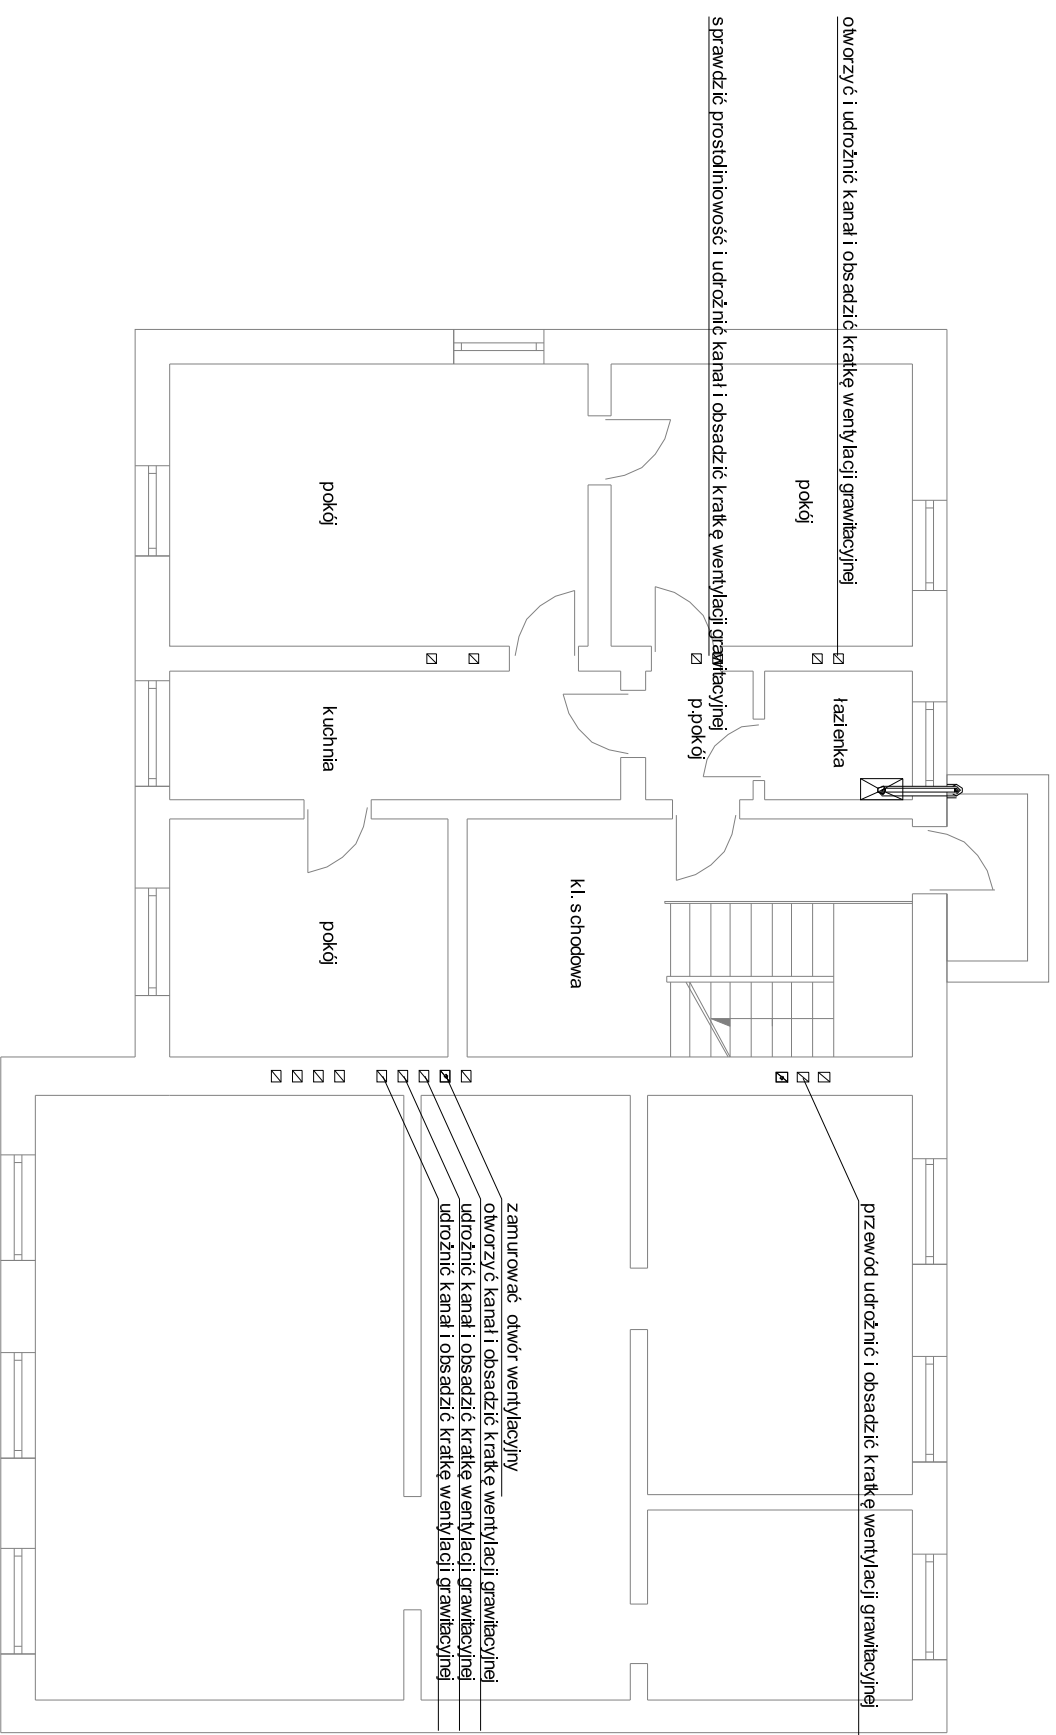

|   |   |  |       |
|---|---|--|-------|
| <p><b>PREMM</b> Instalacje Sanitarne Rafał Gorecki<br/>         Lubichowska 14 83-200 Starogard Gd.<br/>         5921901947</p> |   | <p>tel. kom. 607-579-226<br/>         Regon: 221566555</p> |       |
| TEMAT:  | Wymiana centralnego kotła na kotły gazowe dwufunkcyjne, kondensacyjne w budynku WIIW w Starogardzie Gdańskim, ul. Tczewska 25 |  |       |
| ADRES:  | dz. nr 147 obr. 014<br>83-200 Starogard Gdański   |  |       |
| INWESTOR:   | Inspekcja Weterynaryjna<br>Wojewódzki Inspektorat Weterynarii<br>ul. Na Stoku 50 80-958 Gdańsk                                |  |       |
| NAZWA RYS.:   | Rzut parteru - przewody spalnowe i went.  |  |       |
| PROJEKTANT:   | mgr inż. Rafał Gorecki<br>upr. nr POM/0051/PWOS/10<br>( w branży sanitarnej )   | Podpis:  |       |
| DATA:   | 30 września 2016r.  | Skala:   | 1:100 |
|   |   | Rys nr:  | S-8   |

# ul. Tczewska