


ul. Mickiewicza

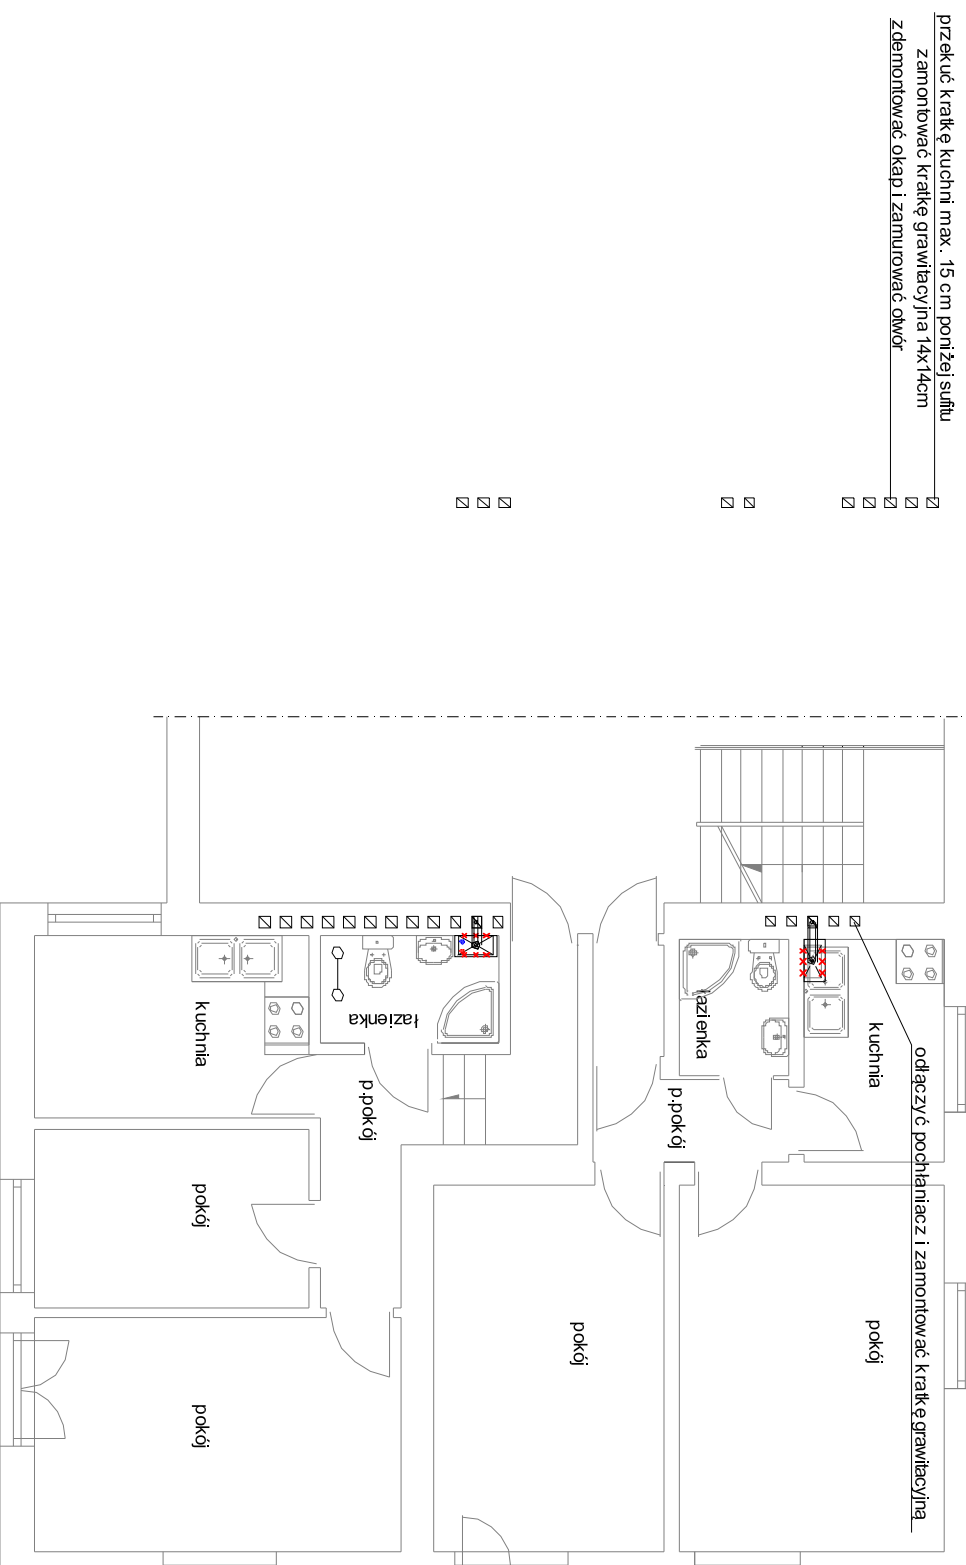

LEGENDA:

istniejąca instalacja c.o. miedziana

projektowana instalacja c.o. miedziana

projektowany dwufunkcyjny kondensacyjny
 kocioł gazowy o mocy 24 kW

<p>PREMM Instalacje Sanitarne Rafał Gorecki Lubichowska 14 83-200 Starogard Gd. tel. kom. 607-579-226 5921901947 Regon: 221566555</p>	
TEMAT:	Wymiana centralnego kotła na kotły gazowe dwufunkcyjne, kondensacyjne w budynku WW w Starogardzie Gdańskim, ul. Tczewska 25
ADRES:	dz. nr 147 obr. 014 83-200 Starogard Gdański
INWESTOR:	Inspekcja Weterynaryjna Wojewódzki Inspektorat Weterynarii ul. Na Stoku 50 80-958 Gdańsk
NAZWA RYS.:	Rzut piętra - przewody spalinowe i went.
PROJEKTANT:	mgr.inż. Rafał Gorecki upr. nr POM/0051/PWOS/10 (w branży sanitarnej)
DATA:	30 września 2016r.
	Skala: 1:100 Rys nr: S-9

ul. Tczewska